



MENSAGEM LEGISLATIVA Nº 004/2021

15 de janeiro de 2021.

Excelentíssimo Senhor Vereador MARCELO JOSÉ BURGEL, Presidente da Câmara Municipal de Campo Novo do Parecis

Senhores(as) Vereadores(as) da Câmara Municipal de Campo Novo do Parecis

Dirigimo-nos a Vossa Excelência e seus pares para encaminhar o Projeto de Lei nº 004/2021 que autoriza o Poder Executivo Municipal a abrir Crédito Adicional Especial no valor de R\$ 400.000,00 (quatrocentos mil reais) e dá outras providências.

Faz-se necessário a abertura do crédito adicional especial no valor de R\$ 400.000,00 conforme detalhado no presente projeto de lei, tendo em vista que a execução da reforma no Paço Municipal não pode ser concluída no exercício de 2020, sendo que no orçamento de 2021 esta despesa não foi prevista.

Esclarecemos que o valor solicitado conforme detalhado no presente projeto de lei é necessário em virtude de algumas mudanças efetuadas no projeto inicial, visando a readequação e construção de novos banheiros, a complementação da despesa com a fachada, pintura e também com aquisição de equipamentos necessários para as novas instalações, entre outras, o que incorreu no valor ora solicitado.

Pela razão do que se explanou, encaminhamos, com pedido de tramitação em regime de urgência especial, o presente Projeto de Lei para análise.

Na oportunidade reiteramos a Vossa Excelência e a seus ilustres Pares a manifestação do singular apreço e pela razão explanada encaminhamos o presente Projeto de Lei para análise e aprovação.

Atenciosamente,


RAFAEL MACHADO
Prefeito Municipal

Câmara Municipal Campo Novo do Parecis

Data: 15/01/2021 Hora: 10:44
Espécie: \$IDENTIFICACAO\$
Autoria: Gabinete do Prefeito

Assunto: Mensagem legislativa nº 004/2021 Projeto de Lei nº 004/2021



PROJETO DE LEI Nº 004/2021

Autoria: Poder Executivo Municipal

AUTORIZA O PODER EXECUTIVO MUNICIPAL A ABRIR CRÉDITO ADICIONAL ESPECIAL DE R\$ 400.000,00 E DÁ OUTRAS PROVIDÊNCIAS.

O PREFEITO MUNICIPAL de Campo Novo do Parecis, Estado de Mato Grosso, faz saber que a Câmara Municipal aprovou e eu sanciono a seguinte Lei:

Art. 1º. Fica o Poder Executivo Municipal autorizado a abrir crédito adicional especial no Orçamento Geral do Município no valor de R\$ 400.000,00 (quatrocentos mil reais) nos termos do inciso II do art. 41 da Lei Federal nº 4.320/64, com a seguinte classificação orçamentária:

03. SECRETARIA MUNICIPAL DE ADMINISTRAÇÃO

001. GABINETE DA SECRETARIA MUNICIPAL DE ADMINISTRAÇÃO

04. ADMINISTRAÇÃO

122. ADMINISTRAÇÃO GERAL

0002. GESTÃO E MANUTENÇÃO DE SERVIÇOS DO MUNICÍPIO

10074. CONSTRUÇÃO, AMPLIAÇÃO, REFORMAS E ESTRUTURAÇÃO DOS PRÓPRIOS MUNICIPAIS

4.4.90.00000. APLICAÇÕES DIRETAS

0.3.00.000000. RECURSOS ORDINÁRIOS – EXERCÍCIO ANTERIOR R\$ 400.000,00

TOTAL DO CRÉDITO R\$ 400.000,00


Art. 2º. Para dar cobertura ao crédito adicional aberto no artigo anterior serão utilizados os recursos provenientes do Superávit Financeiro, de acordo com o Artigo 43, § 1º, inciso I, da Lei Federal nº 4.320/64.

Art. 3º. As alterações constantes desta Lei passam a integrar a Lei Municipal nº 1.901, de 21 de dezembro de 2017, que dispõe sobre o Plano Plurianual para o período de 2018 a 2021, a Lei Municipal nº 2.140 de 08 de outubro de 2020, que dispõe sobre as Diretrizes Orçamentárias para o exercício financeiro de 2021 – LDO, e a Lei Municipal nº 2.164, de 17 de dezembro de 2020, que dispõe sobre a Lei Orçamentária Anual para o exercício financeiro de 2021 – LOA.


Art. 4º. Esta Lei entra em vigor na data de sua publicação.

Art. 5º. Revogam-se as disposições em contrário.

Gabinete do Prefeito Municipal de Campo Novo do Parecis, 15 dias do mês de janeiro de 2021.

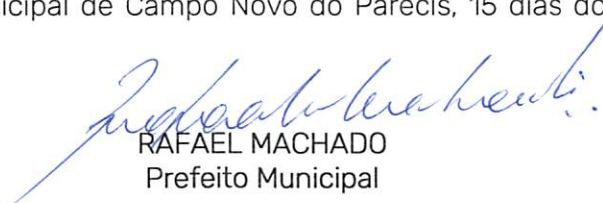
RAFAEL MACHADO
Prefeito Municipal

Registrado na Secretaria Municipal de Administração, publicado no Diário Oficial do Município/Jornal Oficial Eletrônico dos Municípios do Estado de Mato Grosso, Portal Transparência do Município e por afixação no local de costume, data supra, cumpra-se.

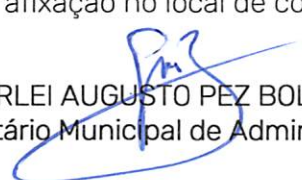
GIRLEI AUGUSTO PEZ BOLZAN
Secretário Municipal de Administração



PREFEITURA MUNICIPAL DE CAMPO NOVO DO PARECIS - MT
SECRETARIA MUNICIPAL DE ADMINISTRAÇÃO

REFORMA E AMPLIAÇÃO PAÇO
MUNICIPAL EUCLIDES HORST -
3ª ETAPA

ITEM	REFERENCIA SINAPI 09/2020 NÃO	SERVIÇO	UN	PREÇO REFERÊNCIA		
				QUANT.	PREÇO UN.	VALOR
1		CONSTRUÇÃO DOS NOVOS BANHEIROS E SALA DA DEFESA CIVIL				
		DEMOLIÇÃO DO BANHEIRO EXISTENTE				
1.2	97644	REMOÇÃO DE PORTAS, DE FORMA MANUAL, SEM REAPROVEITAMENTO, AF_12/2017	M2	16,80	R\$ 6,30	R\$ 105,84
1.3	97645	REMOÇÃO DE JANELAS, DE FORMA MANUAL, SEM REAPROVEITAMENTO, AF_12/2017	M2	9,00	R\$ 21,86	R\$ 196,74
	97647	REMOÇÃO DE TELHAS, DE FIBROCIMENTO, METÁLICA E CERÂMICA, DE FORMA MANUAL, SEM REAPROVEITAMENTO, AF_12/2017	M2	40,00	R\$ 2,42	R\$ 96,80
	97650	REMOÇÃO DE TRAMA DE MADEIRA PARA COBERTURA, DE FORMA MANUAL, SEM REAPROVEITAMENTO, AF_12/2017	M2	40,00	R\$ 5,22	R\$ 208,80
1.4	97625	DEMOLIÇÃO DE ALVENARIA PARA QUALQUER TIPO DE BLOCO, DE FORMA MECANIZADA, SEM REAPROVEITAMENTO, AF_12/2017	M3	13,50	R\$ 33,54	R\$ 452,79
1.5	97627	DEMOLIÇÃO DE PILARES E VIGAS EM CONCRETO ARMADO, DE FORMA MECANIZADA COM MARTELETE, SEM REAPROVEITAMENTO, AF_12/2017	M3	2,43	R\$ 184,18	R\$ 447,56
1.6	97629	DEMOLIÇÃO DE LAJES, DE FORMA MECANIZADA COM MARTELETE, SEM REAPROVEITAMENTO, AF_12/2017	M3	2,40	R\$ 82,22	R\$ 197,33
1.7	100981	CARGA, MANOBRA E DESCARGA DE ENTULHO EM CAMINHÃO BASCULANTE 5 M³ - CARGA COM ESCAVADEIRA HIDRÁULICA (CAÇAMBA DE 0,80 M³ / 111 HP) E DESCARGA LIVRE (UNIDADE: M3), AF_07/2020	M3	40,00	R\$ 5,01	R\$ 200,40
		ATERRO DO SUMIDOURO EXISTENTE				
1.8	94305	ATERRO MECANIZADO DE VALA COM ESCAVADEIRA HIDRÁULICA (CAPACIDADE DA CAÇAMBA 0,8 M³ / POTÊNCIA: 111 HP), LARGURA ATÉ 1,5 M, PROFUNDIDADE DE 1,5 A 3,0 M, COM SOLO ARGILLO-ARENOSO, AF_05/2016	M3	9,42	R\$ 22,59	R\$ 212,91
		FUNDAÇÃO				
1.9	96522	ESCAVAÇÃO MANUAL PARA BLOCO DE COROAMENTO OU SAPATA, SEM PREVISÃO DE FÔRMA, AF_06/2017	M3	3,84	R\$ 106,11	R\$ 407,46
1.10	101173	ESTACA BROCA DE CONCRETO, DIÂMETRO DE 20CM, ESCAVAÇÃO MANUAL COM TRADO CONCHA, COM ARMADURA DE ARRANQUE, AF_05/2020	M	20,00	R\$ 44,85	R\$ 897,00
	96546	ARMAÇÃO DE BLOCO, VIGA BALDRAME OU SAPATA UTILIZANDO AÇO CA-50 DE 10 MM - MONTAGEM, AF_06/2017	KG	159,27	R\$ 11,42	R\$ 1.818,84
	96555	CONCRETAGEM DE BLOCOS DE COROAMENTO E VIGAS BALDRAME, FCK 30 MPA, COM USO DE JERICA LANÇAMENTO, ADENSAMENTO E ACABAMENTO, AF_06/2017	M3	3,84	R\$ 482,80	R\$ 1.853,95
	96527	ESCAVAÇÃO MANUAL DE VALA PARA VIGA BALDRAME, COM PREVISÃO DE FÔRMA, AF_06/2017	M3	2,40	R\$ 89,00	R\$ 213,60
	96530	FABRICAÇÃO, MONTAGEM E DESMONTAGEM DE FÔRMA PARA VIGA BALDRAME, EM MADEIRA SERRADA, E=25 MM, 1 UTILIZAÇÃO, AF_06/2017	M2	32,00	R\$ 93,01	R\$ 2.976,32
	96543	ARMAÇÃO DE BLOCO, VIGA BALDRAME E SAPATA UTILIZANDO AÇO CA-60 DE 5 MM - MONTAGEM, AF_06/2017	KG	40,66	R\$ 14,69	R\$ 597,24
	96546	ARMAÇÃO DE BLOCO, VIGA BALDRAME OU SAPATA UTILIZANDO AÇO CA-50 DE 10 MM - MONTAGEM, AF_06/2017	KG	135,74	R\$ 11,42	R\$ 1.550,15
	96555	CONCRETAGEM DE BLOCOS DE COROAMENTO E VIGAS BALDRAME, FCK 30 MPA, COM USO DE JERICA LANÇAMENTO, ADENSAMENTO E ACABAMENTO, AF_06/2017	M3	2,40	R\$ 482,80	R\$ 1.158,72
		ESTRUTURA				
	92269	FABRICAÇÃO DE FÔRMA PARA PILARES E ESTRUTURAS SIMILARES, EM MADEIRA SERRADA, E=25 MM, AF_09/2020	M2	27,00	R\$ 86,64	R\$ 2.339,28
	92270	FABRICAÇÃO DE FÔRMA PARA VIGAS, COM MADEIRA SERRADA, E = 25 MM, AF_09/2020	M2	60,00	R\$ 71,39	R\$ 4.283,40
	92759	ARMAÇÃO DE PILAR OU VIGA DE UMA ESTRUTURA CONVENCIONAL DE CONCRETO ARMADO EM UM EDIFÍCIO DE MÚLTIPLOS PAVIMENTOS UTILIZANDO AÇO CA-60 DE 5,0 MM - MONTAGEM, AF_12/2015	KG	142,30	R\$ 12,63	R\$ 1.797,20
	92762	ARMAÇÃO DE PILAR OU VIGA DE UMA ESTRUTURA CONVENCIONAL DE CONCRETO ARMADO EM UM EDIFÍCIO DE MÚLTIPLOS PAVIMENTOS UTILIZANDO AÇO CA-50 DE 10,0 MM - MONTAGEM, AF_12/2015	KG	246,80	R\$ 10,48	R\$ 2.586,46
	92763	ARMAÇÃO DE PILAR OU VIGA DE UMA ESTRUTURA CONVENCIONAL DE CONCRETO ARMADO EM UM EDIFÍCIO DE MÚLTIPLOS PAVIMENTOS UTILIZANDO AÇO CA-50 DE 12,5 MM - MONTAGEM, AF_12/2015	KG	231,12	R\$ 8,86	R\$ 2.047,72
	92718	CONCRETAGEM DE PILARES, FCK = 25 MPA, COM USO DE BALDES EM EDIFICAÇÃO COM SEÇÃO MÉDIA DE PILARES MENOR OU IGUAL A 0,25 M² - LANÇAMENTO, ADENSAMENTO E ACABAMENTO, AF_12/2015	M3	3,60	R\$ 583,55	R\$ 2.100,78
	92724	CONCRETAGEM DE VIGAS E LAJES, FCK=20 MPA, PARA LAJES PREMOLDADAS COM USO DE BOMBA EM EDIFICAÇÃO COM ÁREA MÉDIA DE LAJES MAIOR QUE 20 M² - LANÇAMENTO, ADENSAMENTO E ACABAMENTO, AF_12/2015	M3	2,40	R\$ 475,38	R\$ 1.140,91
	101963	LAJE PRÉ-MOLDADA UNIDIRECIONAL, BIPOIADA, PARA PISO, ENCHIMENTO EM CERÂMICA, VIGOTA CONVENCIONAL, ALTURA TOTAL DA LAJE (ENCHIMENTO+CAPA) = (8+4), AF_11/2020	M2	50,00	R\$ 121,86	R\$ 6.093,00
		COBERTURA				
	96486	FORRO DE PVC, LISO, PARA AMBIENTES COMERCIAIS, INCLUSIVE ESTRUTURA DE FIXAÇÃO, AF_05/2017 P	M2	40,00	R\$ 52,35	R\$ 2.094,00
	COMP. PREF.	ESTRUTURA METÁLICA PARA RECEBER TELHAS GALVANIZADAS	M2	50,00	R\$ 100,00	R\$ 5.000,00
	94213	TELHAMENTO COM TELHA DE AÇO/ALUMÍNIO E = 0,5 MM, COM ATÉ 2 ÁGUAS, INCLUSIVE ICAMENTO, AF_07/2019	M2	50,00	R\$ 64,29	R\$ 3.214,50
		ALVENARIA				
	87519	ALVENARIA DE VEDAÇÃO DE BLOCOS CERÂMICOS FURADOS NA HORIZONTAL DE 9X19X19CM (ESPESSURA 9CM) DE PAREDES COM ÁREA LÍQUIDA MAIOR OU IGUAL A 6M² COM VÃOS E ARGAMASSA DE ASSENTAMENTO COM PREPARO EM BETONEIRA, AF_05/2014	M2	240,00	R\$ 66,84	R\$ 16.041,60
	87879	CHAPISCO APLICADO EM ALVENARIAS E ESTRUTURAS DE CONCRETO INTERNAS, COM COLHER DE PEDREIRO, ARGAMASSA TRAÇO 1:3 COM PREPARO EM BETONEIRA 400L, AF_06/2014	M2	480,00	R\$ 2,88	R\$ 1.382,40
	87529	MASSA ÚNICA, PARA RECEBIMENTO DE PINTURA, EM ARGAMASSA TRAÇO 1:2:8, PREPARO MECÂNICO COM BETONEIRA 400L, APLICADA MANUALMENTE EM FACES INTERNAS DE PAREDES, ESPESSURA DE 20MM, COM EXECUÇÃO DE TALISCAS, AF_06/2014	M2	480,00	R\$ 24,95	R\$ 11.976,00
		PISO				
	87692	CONTRAPISO EM ARGAMASSA TRAÇO 1:4 (CIMENTO E AREIA), PREPARO MANUAL, APLICADO EM ÁREAS SECAS SOBRE LAJE, NÃO ADERIDO, ESPESSURA 5CM, AF_05/2014	M2	50,00	R\$ 38,92	R\$ 1.946,00
	87620	CONTRAPISO EM ARGAMASSA TRAÇO 1:4 (CIMENTO E AREIA), PREPARO MECÂNICO COM BETONEIRA 400 L, APLICADO EM ÁREAS SECAS SOBRE LAJE, ADERIDO, ESPESSURA 2CM, AF_06/2014	M2	40,00	R\$ 26,02	R\$ 1.040,80
	87251	REVESTIMENTO CERÂMICO PARA PISO COM PLACAS TIPO ESMALTADA EXTRA DE DIMENSÕES 45X45 CM APLICADA EM AMBIENTES DE ÁREA MAIOR QUE 10 M2, AF_06/2014	M2	90,00	R\$ 30,08	R\$ 2.707,20
	88649	RODAPÉ CERÂMICO DE 7CM DE ALTURA COM PLACAS TIPO ESMALTADA EXTRA DE DIMENSÕES 45X45CM, AF_05/2014	M	62,00	R\$ 5,13	R\$ 318,06
		ESQUADRIAS				
	94569	JANELA DE ALUMÍNIO TIPO MAXIM-AR, COM VIDROS, BATENTE E FERRAGENS, EXCLUSIVE ALIAR, ACABAMENTO E CONTRAMARCO, FORNECIMENTO E INSTALAÇÃO, AF_12/2019	M2	7,32	R\$ 740,41	R\$ 5.419,80

Andre dos Santos Souza
Coord. de Execução de Obras
PORTARIA Nº 433/2018

Girlei Augusto Pez Bolzan
SECRETARIO MUNICIPAL DE ADMINISTRAÇÃO
PORTARIA Nº 128/2018

RAFAEL MACHADO
Prefeito Municipal
CPF: 929.162.010-11



PREFEITURA MUNICIPAL DE CAMPO NOVO DO PARECIS - MT
SECRETARIA MUNICIPAL DE ADMINISTRAÇÃO

REFORMA E AMPLIAÇÃO PAÇO
MUNICIPAL EUCLIDES HORST -
3ª ETAPA

ITEM	REFERENCIA SINAPI 09/2020 NÃO	SERVIÇO	UN	PREÇO REFERÊNCIA		
				QUANT.	PREÇO UN.	VALOR
91341		PORTA EM ALUMÍNIO DE ABRIR TIPO VENEZIANA COM GUARNIÇÃO, FIXAÇÃO COM PARAFUSOS - FORNECIMENTO E INSTALAÇÃO. AF. 12/2019	M2	32,06	R\$ 885,36	R\$ 28.384,64
	COMP. PREF.	PORTA DE ABRIR PIVOTANTE COMPLETA E INSTALADA, COM VIDRO TEMPERADO FUME E= 10 MM, 0,80 X 2,10M	UN	1,00	R\$ 743,31	R\$ 743,31
79627		DIVISÓRIA EM GRANITO BRANCO POLIDO, ESP = 3CM, ASSENTADO COM ARGAMASSA TRACO 1:4, ARREIMATE EM CIMENTO BRANCO, EXCLUSIVE FERRAGENS	M2	24,00	R\$ 731,57	R\$ 17.557,68
		LOUÇAS E ACESSÓRIOS				
86888		VASO SANITÁRIO SIFONADO COM CAIXA ACOPLADA LOUÇA BRANCA - FORNECIMENTO E INSTALAÇÃO. AF. 01/2020	UN	14,00	R\$ 348,60	R\$ 4.880,40
100858		MICETÓRIO SIFONADO LOUÇA BRANCA PADRÃO MÉDIO FORNECIMENTO E INSTALAÇÃO. AF. 01/2020	UN	4,00	R\$ 420,70	R\$ 1.682,80
86895		BANCADA DE GRANITO CINZA POLIDO, DE 0,50 X 0,60 M, PARA LAVATÓRIO - FORNECIMENTO E INSTALAÇÃO. AF. 01/2020	UN	12,00	R\$ 299,59	R\$ 3.595,08
95471		VASO SANITÁRIO SIFONADO CONVENCIONAL PARA PCD SEM FURO FRONTAL COM LOUÇA BRANCA SEM ASSENTO - FORNECIMENTO E INSTALAÇÃO. AF. 01/2020	UN	4,00	R\$ 611,93	R\$ 2.447,72
86942		LAVATÓRIO LOUÇA BRANCA SUSPENSO, 29,5 X 39CM OU EQUIVALENTE, PADRÃO POPULAR, INCLUSO SIFÃO TIPO GARRAFA EM PVC, VÁLVULA E ENGATE FLEXÍVEL 30 CM EM PLÁSTICO E TORNEIRA CROMADA DE MESA, PADRÃO POPULAR - FORNECIMENTO E INSTALAÇÃO. AF. 01/2020	UN	4,00	R\$ 186,45	R\$ 745,80
100874		PUXADOR PARA PCD, FIXADO NA PORTA - FORNECIMENTO E INSTALAÇÃO. AF. 01/2020	UN	4,00	R\$ 270,30	R\$ 1.081,20
100870		BARRA DE APOIO RETA, EM ALUMÍNIO, COMPRIMENTO 60 CM, FIXADA NA PAREDE - FORNECIMENTO E INSTALAÇÃO. AF. 01/2020	UN	8,00	R\$ 202,81	R\$ 1.622,48
100872		BARRA DE APOIO RETA, EM ALUMÍNIO, COMPRIMENTO 80 CM, FIXADA NA PAREDE - FORNECIMENTO E INSTALAÇÃO. AF. 01/2020	UN	12,00	R\$ 232,86	R\$ 2.794,32
		ELÉTRICA				
92001		Tomada BAIXA DE EMBUTIR (1 MÓDULO), 2P+T 20 A, INCLUINDO SUPORTE E PLACA - FORNECIMENTO E INSTALAÇÃO. AF. 12/2015	UN	15,00	R\$ 19,88	R\$ 298,20
91953		INTERRUPTOR SIMPLES (1 MÓDULO), 10A/250V, INCLUINDO SUPORTE E PLACA - FORNECIMENTO E INSTALAÇÃO. AF. 12/2015	UN	9,00	R\$ 17,50	R\$ 157,50
97592		LUMINÁRIA TIPO PLAFON, DE SOBREPOR, COM 1 LÂMPADA LED DE 12/13 W, SEM REATOR - FORNECIMENTO E INSTALAÇÃO. AF. 02/2020	UN	9,00	R\$ 32,37	R\$ 291,33
91925		CABO DE COBRE FLEXÍVEL ISOLADO, 1,5 MM², ANTI-CHAMA 0,6/1,0 KV, PARA CIRCUITOS TERMINAIS - FORNECIMENTO E INSTALAÇÃO. AF. 12/2015	M	150,00	R\$ 2,85	R\$ 427,50
91926		CABO DE COBRE FLEXÍVEL ISOLADO, 2,5 MM², ANTI-CHAMA 450/750 V, PARA CIRCUITOS TERMINAIS - FORNECIMENTO E INSTALAÇÃO. AF. 12/2015	M	150,00	R\$ 2,91	R\$ 436,50
91844		ELETRODUTO FLEXÍVEL CORRUGADO, PVC, DN 25 MM (3/4"), PARA CIRCUITOS TERMINAIS, INSTALADO EM LAJE - FORNECIMENTO E INSTALAÇÃO. AF. 12/2015	M	80,00	R\$ 4,44	R\$ 355,20
101892		DISJUNTOR BIPOLAR TIPO NEMA, CORRENTE NOMINAL DE 10 ATE 50A - FORNECIMENTO E INSTALAÇÃO. AF. 10/2020	UN	2,00	R\$ 55,58	R\$ 111,16
		HIDROSSANITÁRIO				
89356		TUBO, PVC, SOLDÁVEL, DN 25MM, INSTALADO EM RAMAL OU SUB-RAMAL DE ÁGUA - FORNECIMENTO E INSTALAÇÃO. AF. 12/2014	M	100,00	R\$ 15,56	R\$ 1.556,00
89362		JOELHO 90 GRAUS, PVC, SOLDÁVEL, DN 25MM, INSTALADO EM RAMAL OU SUB-RAMAL DE ÁGUA - FORNECIMENTO E INSTALAÇÃO. AF. 12/2014	UN	20,00	R\$ 6,80	R\$ 136,00
89379		LUVA DE CORRER, PVC, SOLDÁVEL, DN 25MM, INSTALADO EM RAMAL OU SUB-RAMAL DE ÁGUA - FORNECIMENTO E INSTALAÇÃO. AF. 12/2014	UN	20,00	R\$ 12,58	R\$ 251,60
89381		LUVA COM BUCHA DE LATÃO, PVC, SOLDÁVEL, DN 25MM X 3/4, INSTALADO EM RAMAL OU SUB-RAMAL DE ÁGUA - FORNECIMENTO E INSTALAÇÃO. AF. 12/2014	UN	38,00	R\$ 9,87	R\$ 375,06
86906		TORNEIRA CROMADA DE MESA, 1/2 OU 3/4, PARA LAVATÓRIO, PADRÃO POPULAR - FORNECIMENTO E INSTALAÇÃO. AF. 01/2020	UN	16,00	R\$ 51,34	R\$ 821,44
89707		CAIXA SIFONADA, PVC, DN 100 X 100 X 50 MM, JUNTA ELÁSTICA, FORNECIDA E INSTALADA EM RAMAL DE DESCARGA OU EM RAMAL DE ESGOTO SANITÁRIO. AF. 12/2014	UN	8,00	R\$ 25,57	R\$ 204,56
89712		TUBO PVC, SERIE NORMAL, ESGOTO PREDIAL, DN 50 MM, FORNECIDO E INSTALADO EM RAMAL DE DESCARGA OU RAMAL DE ESGOTO SANITÁRIO. AF. 12/2014	M	40,00	R\$ 21,72	R\$ 868,80
89731		JOELHO 90 GRAUS, PVC, SERIE NORMAL, ESGOTO PREDIAL, DN 50 MM, JUNTA ELÁSTICA, FORNECIDO E INSTALADO EM RAMAL DE DESCARGA OU RAMAL DE ESGOTO SANITÁRIO. AF. 12/2014	UN	20,00	R\$ 8,77	R\$ 175,40
89732		JOELHO 45 GRAUS, PVC, SERIE NORMAL, ESGOTO PREDIAL, DN 50 MM, JUNTA ELÁSTICA, FORNECIDO E INSTALADO EM RAMAL DE DESCARGA OU RAMAL DE ESGOTO SANITÁRIO. AF. 12/2014	UN	20,00	R\$ 9,22	R\$ 184,40
89753		LUVA SIMPLES, PVC, SERIE NORMAL, ESGOTO PREDIAL, DN 50 MM, JUNTA ELÁSTICA, FORNECIDO E INSTALADO EM RAMAL DE DESCARGA OU RAMAL DE ESGOTO SANITÁRIO. AF. 12/2014	UN	10,00	R\$ 7,37	R\$ 73,70
89714		TUBO PVC, SERIE NORMAL, ESGOTO PREDIAL, DN 100 MM, FORNECIDO E INSTALADO EM RAMAL DE DESCARGA OU RAMAL DE ESGOTO SANITÁRIO. AF. 12/2014	M	50,00	R\$ 43,49	R\$ 2.174,50
89744		JOELHO 90 GRAUS, PVC, SERIE NORMAL, ESGOTO PREDIAL, DN 100 MM, JUNTA ELÁSTICA, FORNECIDO E INSTALADO EM RAMAL DE DESCARGA OU RAMAL DE ESGOTO SANITÁRIO. AF. 12/2014	UN	20,00	R\$ 19,31	R\$ 386,20
89746		JOELHO 45 GRAUS, PVC, SERIE NORMAL, ESGOTO PREDIAL, DN 100 MM, JUNTA ELÁSTICA, FORNECIDO E INSTALADO EM RAMAL DE DESCARGA OU RAMAL DE ESGOTO SANITÁRIO. AF. 12/2014	UN	20,00	R\$ 19,27	R\$ 385,40
89778		LUVA SIMPLES, PVC, SERIE NORMAL, ESGOTO PREDIAL, DN 100 MM, JUNTA ELÁSTICA, FORNECIDO E INSTALADO EM RAMAL DE DESCARGA OU RAMAL DE ESGOTO SANITÁRIO. AF. 12/2014	UN	10,00	R\$ 15,23	R\$ 152,30
83446		CAIXA DE PASSAGEM 30X30X40 COM TAMPA E DRENO BRITA	UN	2,00	R\$ 174,40	R\$ 348,80
98055		TANQUE SÉPTICO CIRCULAR, EM CONCRETO PRÉ-MOLDADO, DIÂMETRO INTERNO = 2,38 M, ALTURA INTERNA = 2,50 M, VOLUME ÚTIL: 10009,8 L (PARA 69 CONTRIBUINTES). AF. 05/2018	UN	1,00	R\$ 4.145,83	R\$ 4.145,83
98061		FILTRO ANAERÓBIO CIRCULAR, EM CONCRETO PRÉ-MOLDADO, DIÂMETRO INTERNO = 2,88 M, ALTURA INTERNA = 1,50 M, VOLUME ÚTIL: 7817,3 L (PARA 75 CONTRIBUINTES). AF. 05/2018	UN	1,00	R\$ 5.072,60	R\$ 5.072,60
98065		SUMIDOURO CIRCULAR, EM CONCRETO PRÉ-MOLDADO, DIÂMETRO INTERNO = 2,88 M, ALTURA INTERNA = 3,0 M, ÁREA DE INFILTRAÇÃO: 31,4 M² (PARA 12 CONTRIBUINTES). AF. 05/2018	UN	1,00	R\$ 4.703,91	R\$ 4.703,91
TOTAL:						R\$ 177.573,64
2		MATERIAL DE ALUMÍNIO COMPOSTO (ACM) PARA A FACHADA				
2.1	COMP. AMM	ESTRUTURA E INSTALAÇÃO DE ACM (AMARELO)	M2	73,92	R\$ 275,00	R\$ 20.328,00
2.2	COMP. AMM	ESTRUTURA E INSTALAÇÃO DE ACM (AZUL)	M2	16,38	R\$ 275,00	R\$ 4.504,50
TOTAL:						R\$ 24.832,50
3		PINTURA DO PREDIO				
3.1	COMP. PREF.	PRESTAÇÃO DE SERVIÇOS DE PINTURA DE MASSA CORRIDA EM METRO QUADRADO	M2	2.500,00	R\$ 3,30	R\$ 8.250,00
3.1	COMP. PREF.	PRESTAÇÃO DE SERVIÇOS DE PINTURA DE FERRO EM METRO QUADRADO	M2	500,00	R\$ 3,30	R\$ 1.650,00
3.2	COMP. PREF.	PRESTAÇÃO DE SERVIÇOS DE PINTURA DE FERRO EM ALVENARIA EM METRO QUADRADO	M2	500,00	R\$ 3,30	R\$ 1.650,00
3.3	COMP. PREF.	PRESTAÇÃO DE SERVIÇOS DE PINTURA DE PAREDES EM ALVENARIA EM METRO QUADRADO	M2	4.000,00	R\$ 3,90	R\$ 15.600,00
	COMP. PREF.	SELADOR, MASSA CORRIDA, TINTAS PVA, ACRILICA E ACETINADA	UN	1,00	R\$ 30.000,00	R\$ 30.000,00
TOTAL:						R\$ 57.150,00

Andre J. Souza
Andre dos Santos Souza
Coord. de Execução de Obras
PORTARIA Nº 433/2018

Girlei Augusto Pex Bolzan
SECRETÁRIO MUNICIPAL DE ADMINISTRAÇÃO
PORTARIA Nº 128/2018

RAFAEL MACHADO
Prefeito Municipal
CPF: 929.162.010-68



PREFEITURA MUNICIPAL DE CAMPO NOVO DO PARECIS - MT
SECRETARIA MUNICIPAL DE ADMINISTRAÇÃO

REFORMA E AMPLIAÇÃO PAÇO
MUNICIPAL EUCLIDES HORST -
3ª ETAPA

ITEM	REFERENCIA SINAPI 09/2020 NÃO	SERVIÇO	UN	PREÇO REFERÊNCIA		
				QUANT.	PREÇO UN.	VALOR
	92001	TOMADA BAIXA DE EMBUTIR (1 MÓDULO), 2P+T 20 A, INCLUINDO SUPORTE E PLACA - FORNECIMENTO E INSTALAÇÃO. AF 12/2015	UN	100,00	R\$ 19,88	R\$ 1.988,00
	91993	TOMADA ALTA DE EMBUTIR (1 MÓDULO), 2P+T 20 A, INCLUINDO SUPORTE E PLACA - FORNECIMENTO E INSTALAÇÃO. AF 12/2015	UN	30,00	R\$ 28,86	R\$ 865,80
	91953	INTERRUPTOR SIMPLES (1 MÓDULO), 10A/250V, INCLUINDO SUPORTE E PLACA - FORNECIMENTO E INSTALAÇÃO. AF 12/2015	UN	17,00	R\$ 17,50	R\$ 297,50
	91955	INTERRUPTOR PARALELO (1 MÓDULO), 10A/250V, INCLUINDO SUPORTE E PLACA - FORNECIMENTO E INSTALAÇÃO. AF 12/2015	UN	14,00	R\$ 21,71	R\$ 303,94
	97592	LUMINÁRIA TIPO PLAFON, DE SOBREPOR, COM 1 LÂMPADA LED DE 12/13 W, SEM REATOR - FORNECIMENTO E INSTALAÇÃO. AF 02/2020	UN	110,00	R\$ 32,37	R\$ 3.560,70
	91925	CABO DE COBRE FLEXÍVEL ISOLADO, 1,5 MM², ANTI-CHAMA 0,6/1,0 KV, PARA CIRCUITOS TERMINAIS - FORNECIMENTO E INSTALAÇÃO. AF 12/2015	M	780,00	R\$ 2,85	R\$ 2.223,00
	91926	CABO DE COBRE FLEXÍVEL ISOLADO, 2,5 MM², ANTI-CHAMA 450/750 V, PARA CIRCUITOS TERMINAIS - FORNECIMENTO E INSTALAÇÃO. AF 12/2015	M	750,00	R\$ 2,91	R\$ 2.182,50
	91928	CABO DE COBRE FLEXÍVEL ISOLADO, 4 MM², ANTI-CHAMA 450/750 V, PARA CIRCUITOS TERMINAIS - FORNECIMENTO E INSTALAÇÃO. AF 12/2015	M	375,00	R\$ 4,74	R\$ 1.777,50
	92980	CABO DE COBRE FLEXÍVEL ISOLADO, 10 MM², ANTI-CHAMA 0,6/1,0 KV, PARA DISTRIBUIÇÃO - FORNECIMENTO E INSTALAÇÃO. AF 12/2015	M	150,00	R\$ 7,86	R\$ 1.179,00
	91844	ELETRODUTO FLEXÍVEL CORRUGADO, PVC, DN 25 MM (3/4"), PARA CIRCUITOS TERMINAIS, INSTALADO EM LAJE - FORNECIMENTO E INSTALAÇÃO. AF 12/2015	M	800,00	R\$ 4,44	R\$ 3.552,00
3.7	74131/004	QUADRO DE DISTRIBUIÇÃO DE ENERGIA DE EMBUTIR, EM CHAPA METÁLICA, PARA 18 DISJUNTORES TERMOMAGNÉTICOS MONOPOLARES, COM BARRAMENTO TRIFÁSICO E NEUTRO. FORNECIMENTO E INSTALAÇÃO	UN	4,00	R\$ 2,91	R\$ 11,64
3.8	74130/003	DISJUNTOR TERMOMAGNÉTICO BIPOLAR PADRÃO NEMA (AMERICANO) 10 A 50A 240V, FORNECIMENTO E INSTALAÇÃO	UN	55,00	R\$ 4,74	R\$ 260,70
TOTAL:					R\$	31.670,28
4		ESTRUTURA METÁLICA PARA A FACHADA				
	96522	ESCAVAÇÃO MANUAL PARA BLOCO DE COROAMENTO OU SAPATA, SEM PREVISÃO DE FÓRMA. AF 06/2017	M3	3,46	R\$ 106,11	R\$ 366,72
	101173	ESTACA BROCA DE CONCRETO, DIÂMETRO DE 20CM, ESCAVAÇÃO MANUAL COM TRADO CONCHA, COM ARMADURA DE ARRANQUE. AF 05/2020	M	18,00	R\$ 44,85	R\$ 807,30
	96546	ARMAÇÃO DE BLOCO, VIGA BALDRAME OU SAPATA UTILIZANDO AÇO CA-50 DE 10 MM - MONTAGEM. AF 06/2017	KG	143,34	R\$ 11,42	R\$ 1.636,96
	96555	CONCRETAGEM DE BLOCOS DE COROAMENTO E VIGAS BALDRAME, FCK 30 MPA, COM USO DE JERICA LANCAMENTO, ADENSAMENTO E ACABAMENTO. AF 06/2017	M3	3,46	R\$ 482,80	R\$ 1.668,56
	96527	ESCAVAÇÃO MANUAL DE VALA PARA VIGA BALDRAME, COM PREVISÃO DE FÓRMA. AF 06/2017	M3	3,00	R\$ 89,00	R\$ 267,00
4.1	96530	FABRICAÇÃO, MONTAGEM E DESMONTAGEM DE FÓRMA PARA VIGA BALDRAME, EM MADEIRA SERRADA, E=25 MM, 1 UTILIZAÇÃO. AF 06/2017	M2	40,00	R\$ 93,01	R\$ 3.720,40
4.2	96543	ARMAÇÃO DE BLOCO, VIGA BALDRAME E SAPATA UTILIZANDO AÇO CA-60 DE 5 MM - MONTAGEM. AF 06/2017	KG	50,82	R\$ 14,69	R\$ 746,55
4.3	96546	ARMAÇÃO DE BLOCO, VIGA BALDRAME OU SAPATA UTILIZANDO AÇO CA-50 DE 10 MM - MONTAGEM. AF 06/2017	KG	169,68	R\$ 11,42	R\$ 1.937,69
	96555	CONCRETAGEM DE BLOCOS DE COROAMENTO E VIGAS BALDRAME, FCK 30 MPA, COM USO DE JERICA LANCAMENTO, ADENSAMENTO E ACABAMENTO. AF 06/2017	M3	3,00	R\$ 482,80	R\$ 1.448,40
	87692	CONTRAPISO EM ARGAMASSA TRAÇO 1:4 (CIMENTO E AREIA), PREPARO MANUAL, APLICADO EM ÁREAS SECAS SOBRE LAJE, NÃO ADERIDO, ESPESURA 5CM. AF 06/2014	M2	87,00	R\$ 38,92	R\$ 3.386,04
	87251	REVESTIMENTO CERÂMICO PARA PISO COM PLACAS TIPO ESMALTADA EXTRA DE DIMENSÕES 45X45 CM APLICADA EM AMBIENTES DE ÁREA MAIOR QUE 10 M2. AF 06/2014	M2	87,00	R\$ 30,08	R\$ 2.616,96
4.7	COMP. PREFEITURA	ESTRUTURA METÁLICA PARA RECEBER TELHAS GALVANIZADAS	M2	87,00	R\$ 100,00	R\$ 8.700,00
4.8	7243	TELHA TRAPEZOIDAL EM AÇO ZINCADO, SEM PINTURA, ALTURA DE APROXIMADAMENTE 40 MM, ESPESURA DE 0,50 MM E LARGURA ÚTIL DE 980 MM	M2	87,00	R\$ 49,34	R\$ 4.292,58
1.8	COMP. PREFEITURA	FORNECIMENTO E INSTALAÇÃO DE CALHA	M	40,00	R\$ 63,00	R\$ 2.520,00
TOTAL:					R\$	34.115,15
VALOR TOTAL					R\$	325.341,56

Andre J. Souza
Andre dos Santos Souza
Coord de Execução de Obras
PORTARIA Nº 433/2018

Girlei Augusto Pez Bolzan
SECRETARIO MUNICIPAL DE ADMINISTRAÇÃO
PORTARIA Nº 128/2018

RAFAEL MACHADO
Prefeito Municipal
CPF: 929.162.010-68


PLANTA BAIXA - TÉRREO
ESCALA 1:100



Andre dos Santos Souza
Coord. de Execução de Obras
PORTARIA Nº 433/2018

Girlei Augusto Pez Bolzan
SECRETARIO MUNICIPAL DE ADMINISTRAÇÃO
PORTARIA Nº 128/2018

RAFAEL MACHADO
Prefeito Municipal
CPF: 929.162.010-69

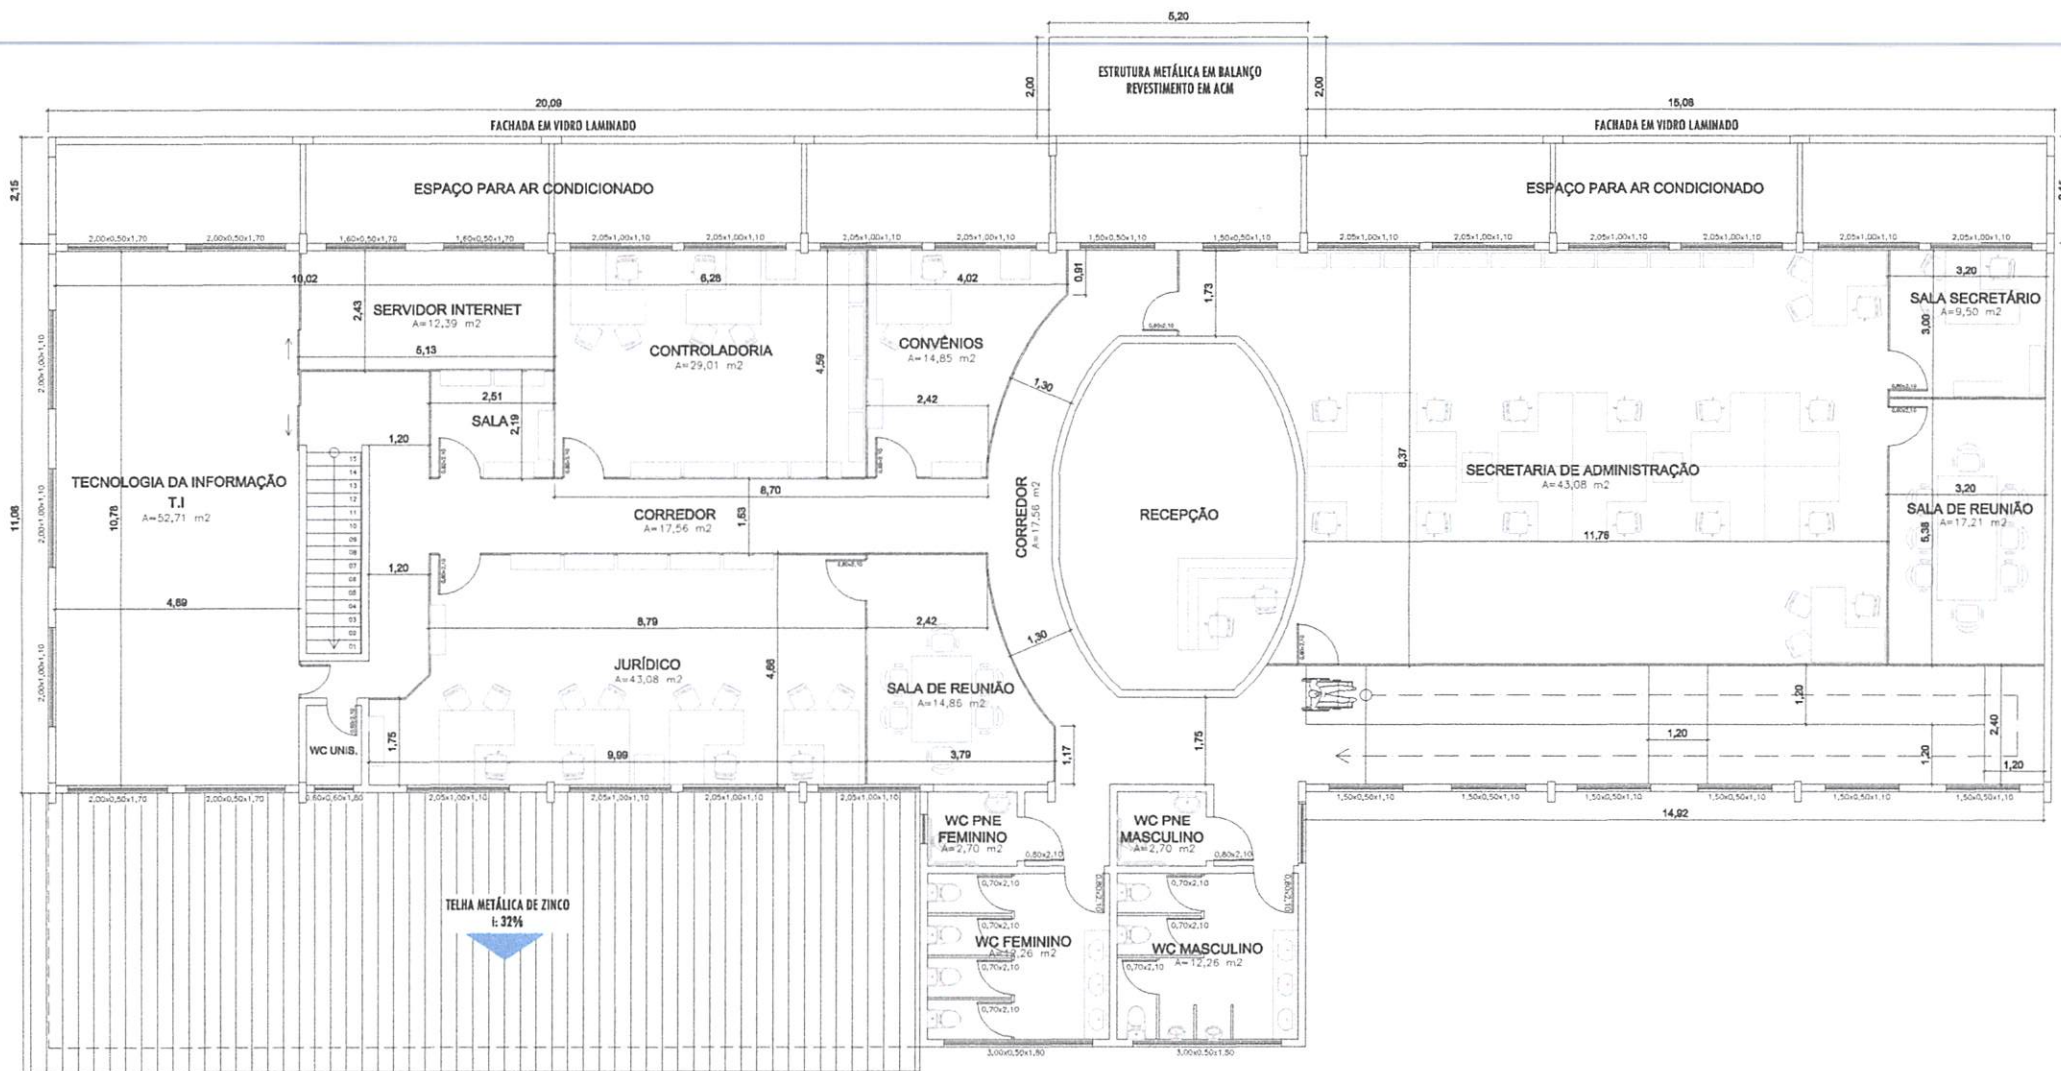


PLANTA BAIXA - PAV. SUPERIOR
ESCALA 1:100



Andre J. Souza
Andre dos Santos Souza
Coord. de Execução de Obras
PORTARIA Nº 433/2018

Girlei Augusto Pez Bolzan
Girlei Augusto Pez Bolzan
SECRETARIO MUNICIPAL DE ADMINISTRAÇÃO
PORTARIA Nº 128/2018

Rafael Machado
RAFAEL MACHADO
Prefeito Municipal
CPF: 929.162.010-68

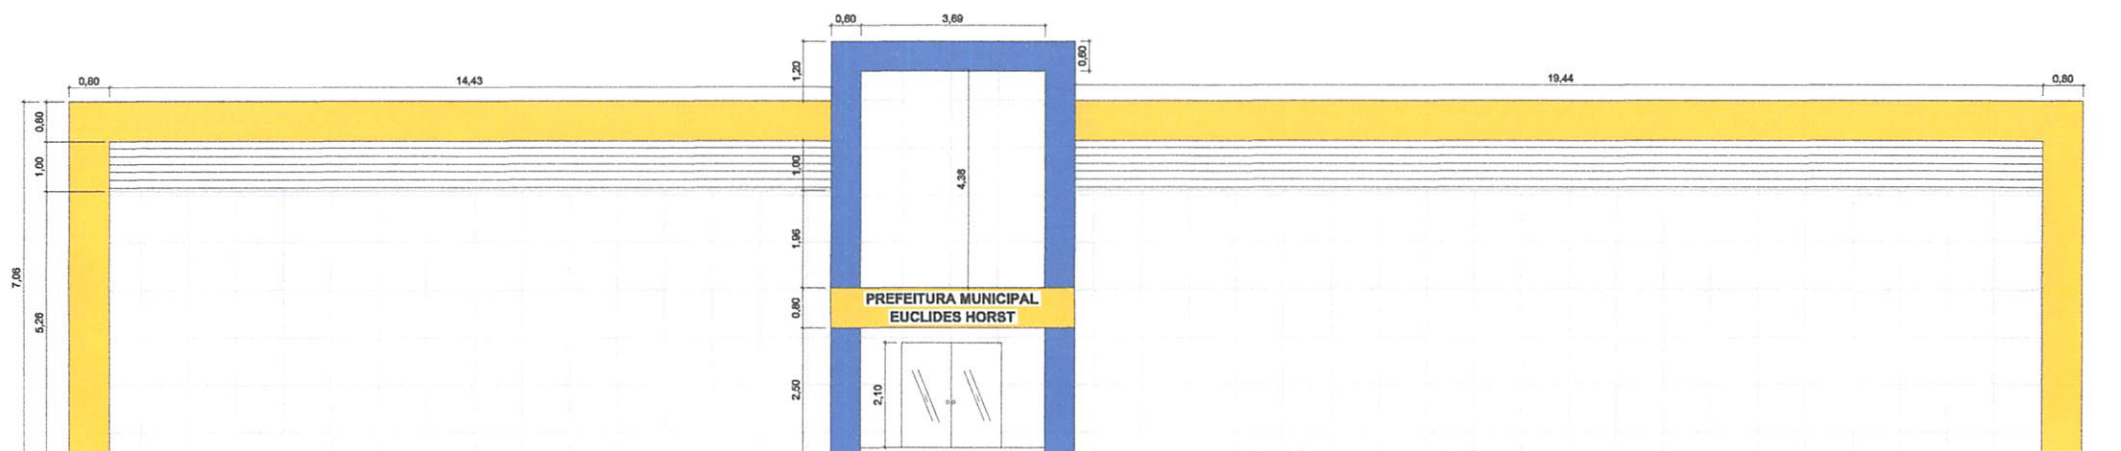


FACHADA
ESCALA 1:100


Andre dos Santos Souza
Andre dos Santos Souza
Coord. de Execução de Obras
PORTARIA Nº 433/2018

Girlei Augusto Pex Bolzan
Girlei Augusto Pex Bolzan
SECRETARIO MUNICIPAL DE ADMINISTRAÇÃO
PORTARIA Nº 128/2018

Rafael Machado
RAFAEL MACHADO
Prefeito Municipal
CPF: 929.162.010-68

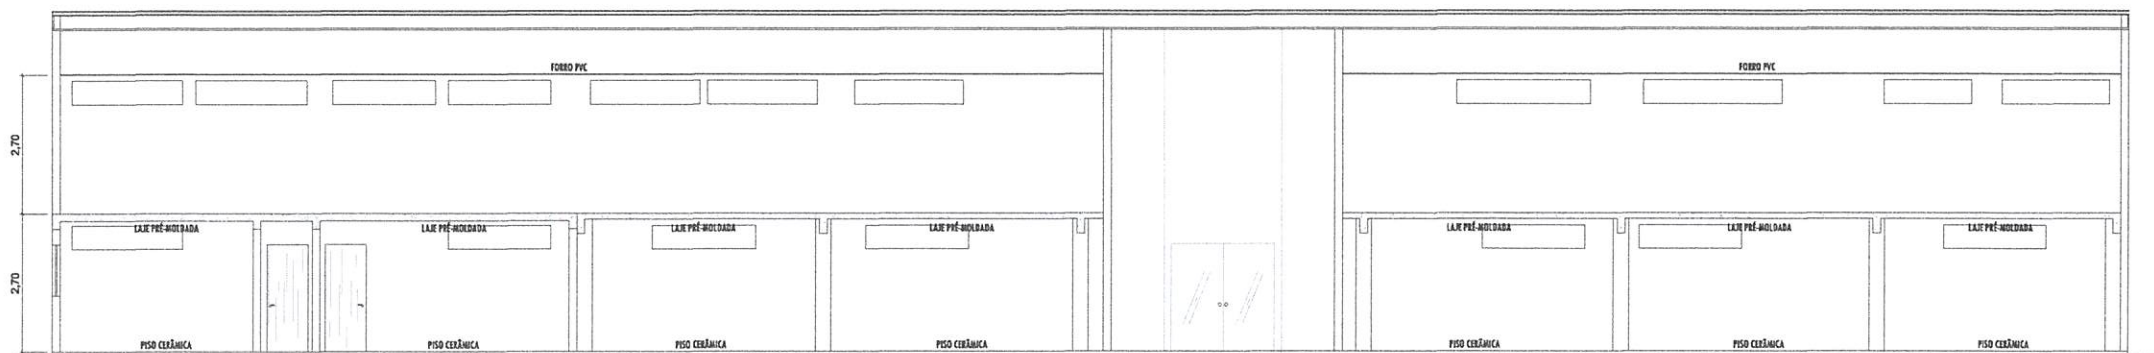

CORTE A
ESCALA 1:100

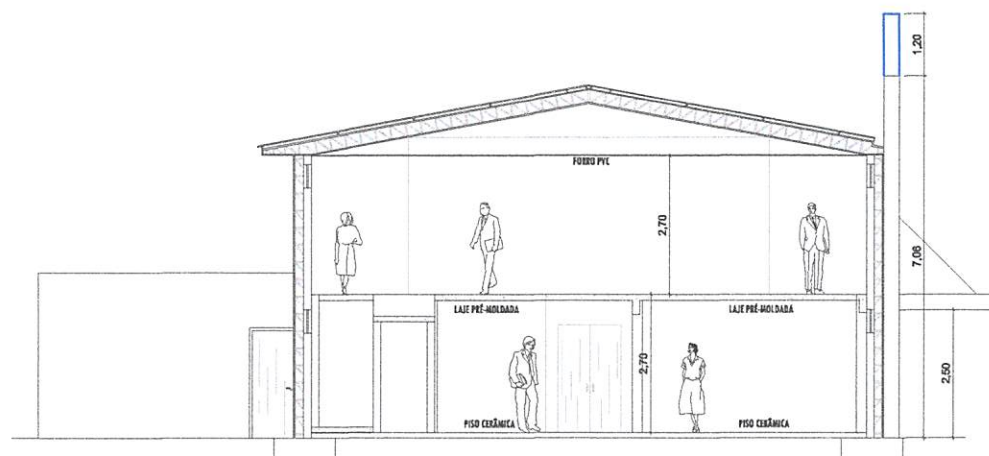


CORTE B
ESCALA 1:100

Andre dos Santos Souza
Andre dos Santos Souza
Coord. de Execução de Obras
PORTARIA Nº 433/2018

Girlei Augusto Pez Bolzan
Girlei Augusto Pez Bolzan
SECRETARIO MUNICIPAL DE ADMINISTRAÇÃO
PORTARIA Nº 128/2018

Rafael Machado
RAFAEL MACHADO
Prefeito Municipal
CPF: 929.162.010-49

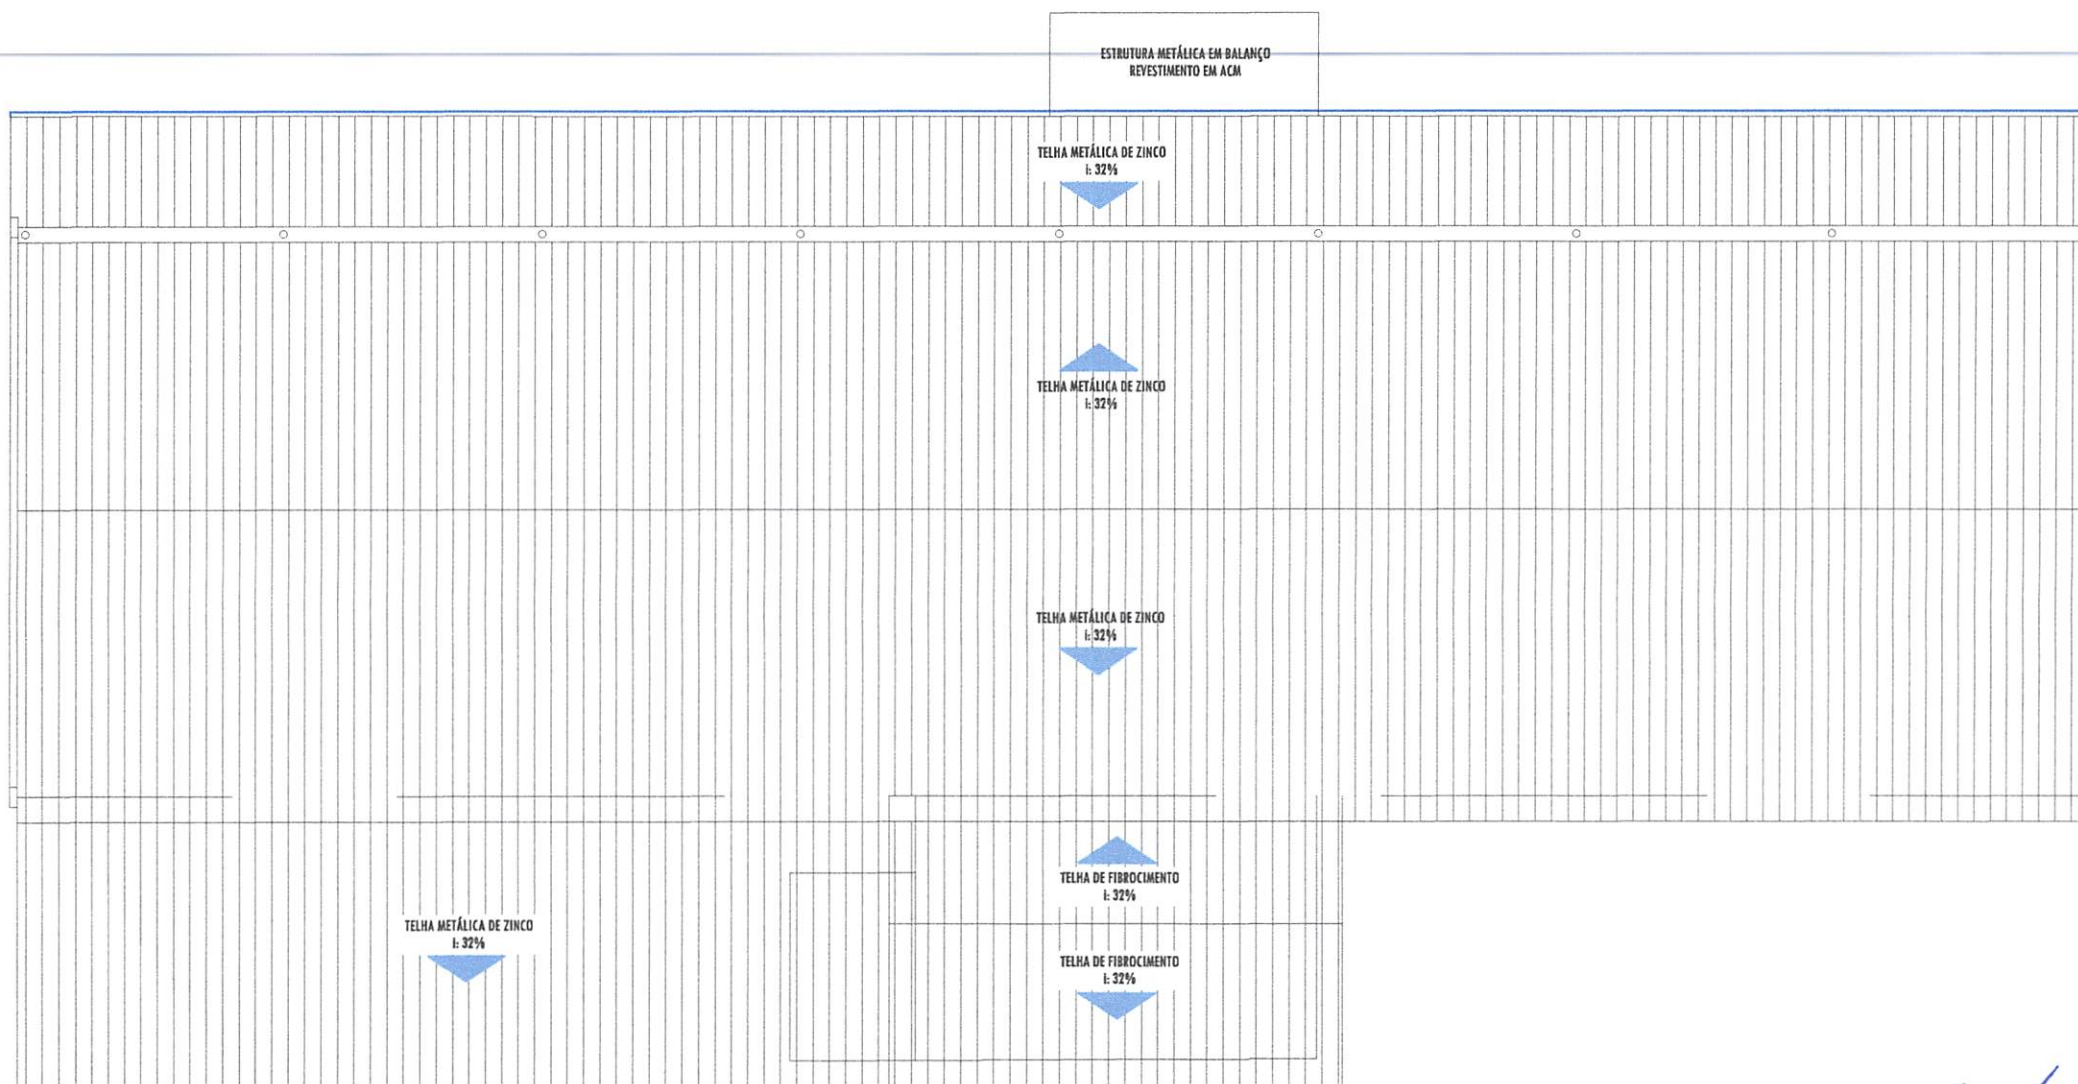

PLANTA DE COBERTURA
ESCALA 1:125



Andre dos Santos Souza
Andre dos Santos Souza
Coord. de Execução de Obras
PORTARIA Nº 433/2018

Arlei Augusto Pez Bolzan
Arlei Augusto Pez Bolzan
SECRETÁRIO MUNICIPAL DE ADMINISTRAÇÃO
PORTARIA Nº 128/2018

Rafael Machado
RAFAEL MACHADO
Prefeito Municipal
CPF: 929.162.010-68